


PROJEKT ZAGOSPODAROWANIA TERENU
SKALA 1:500

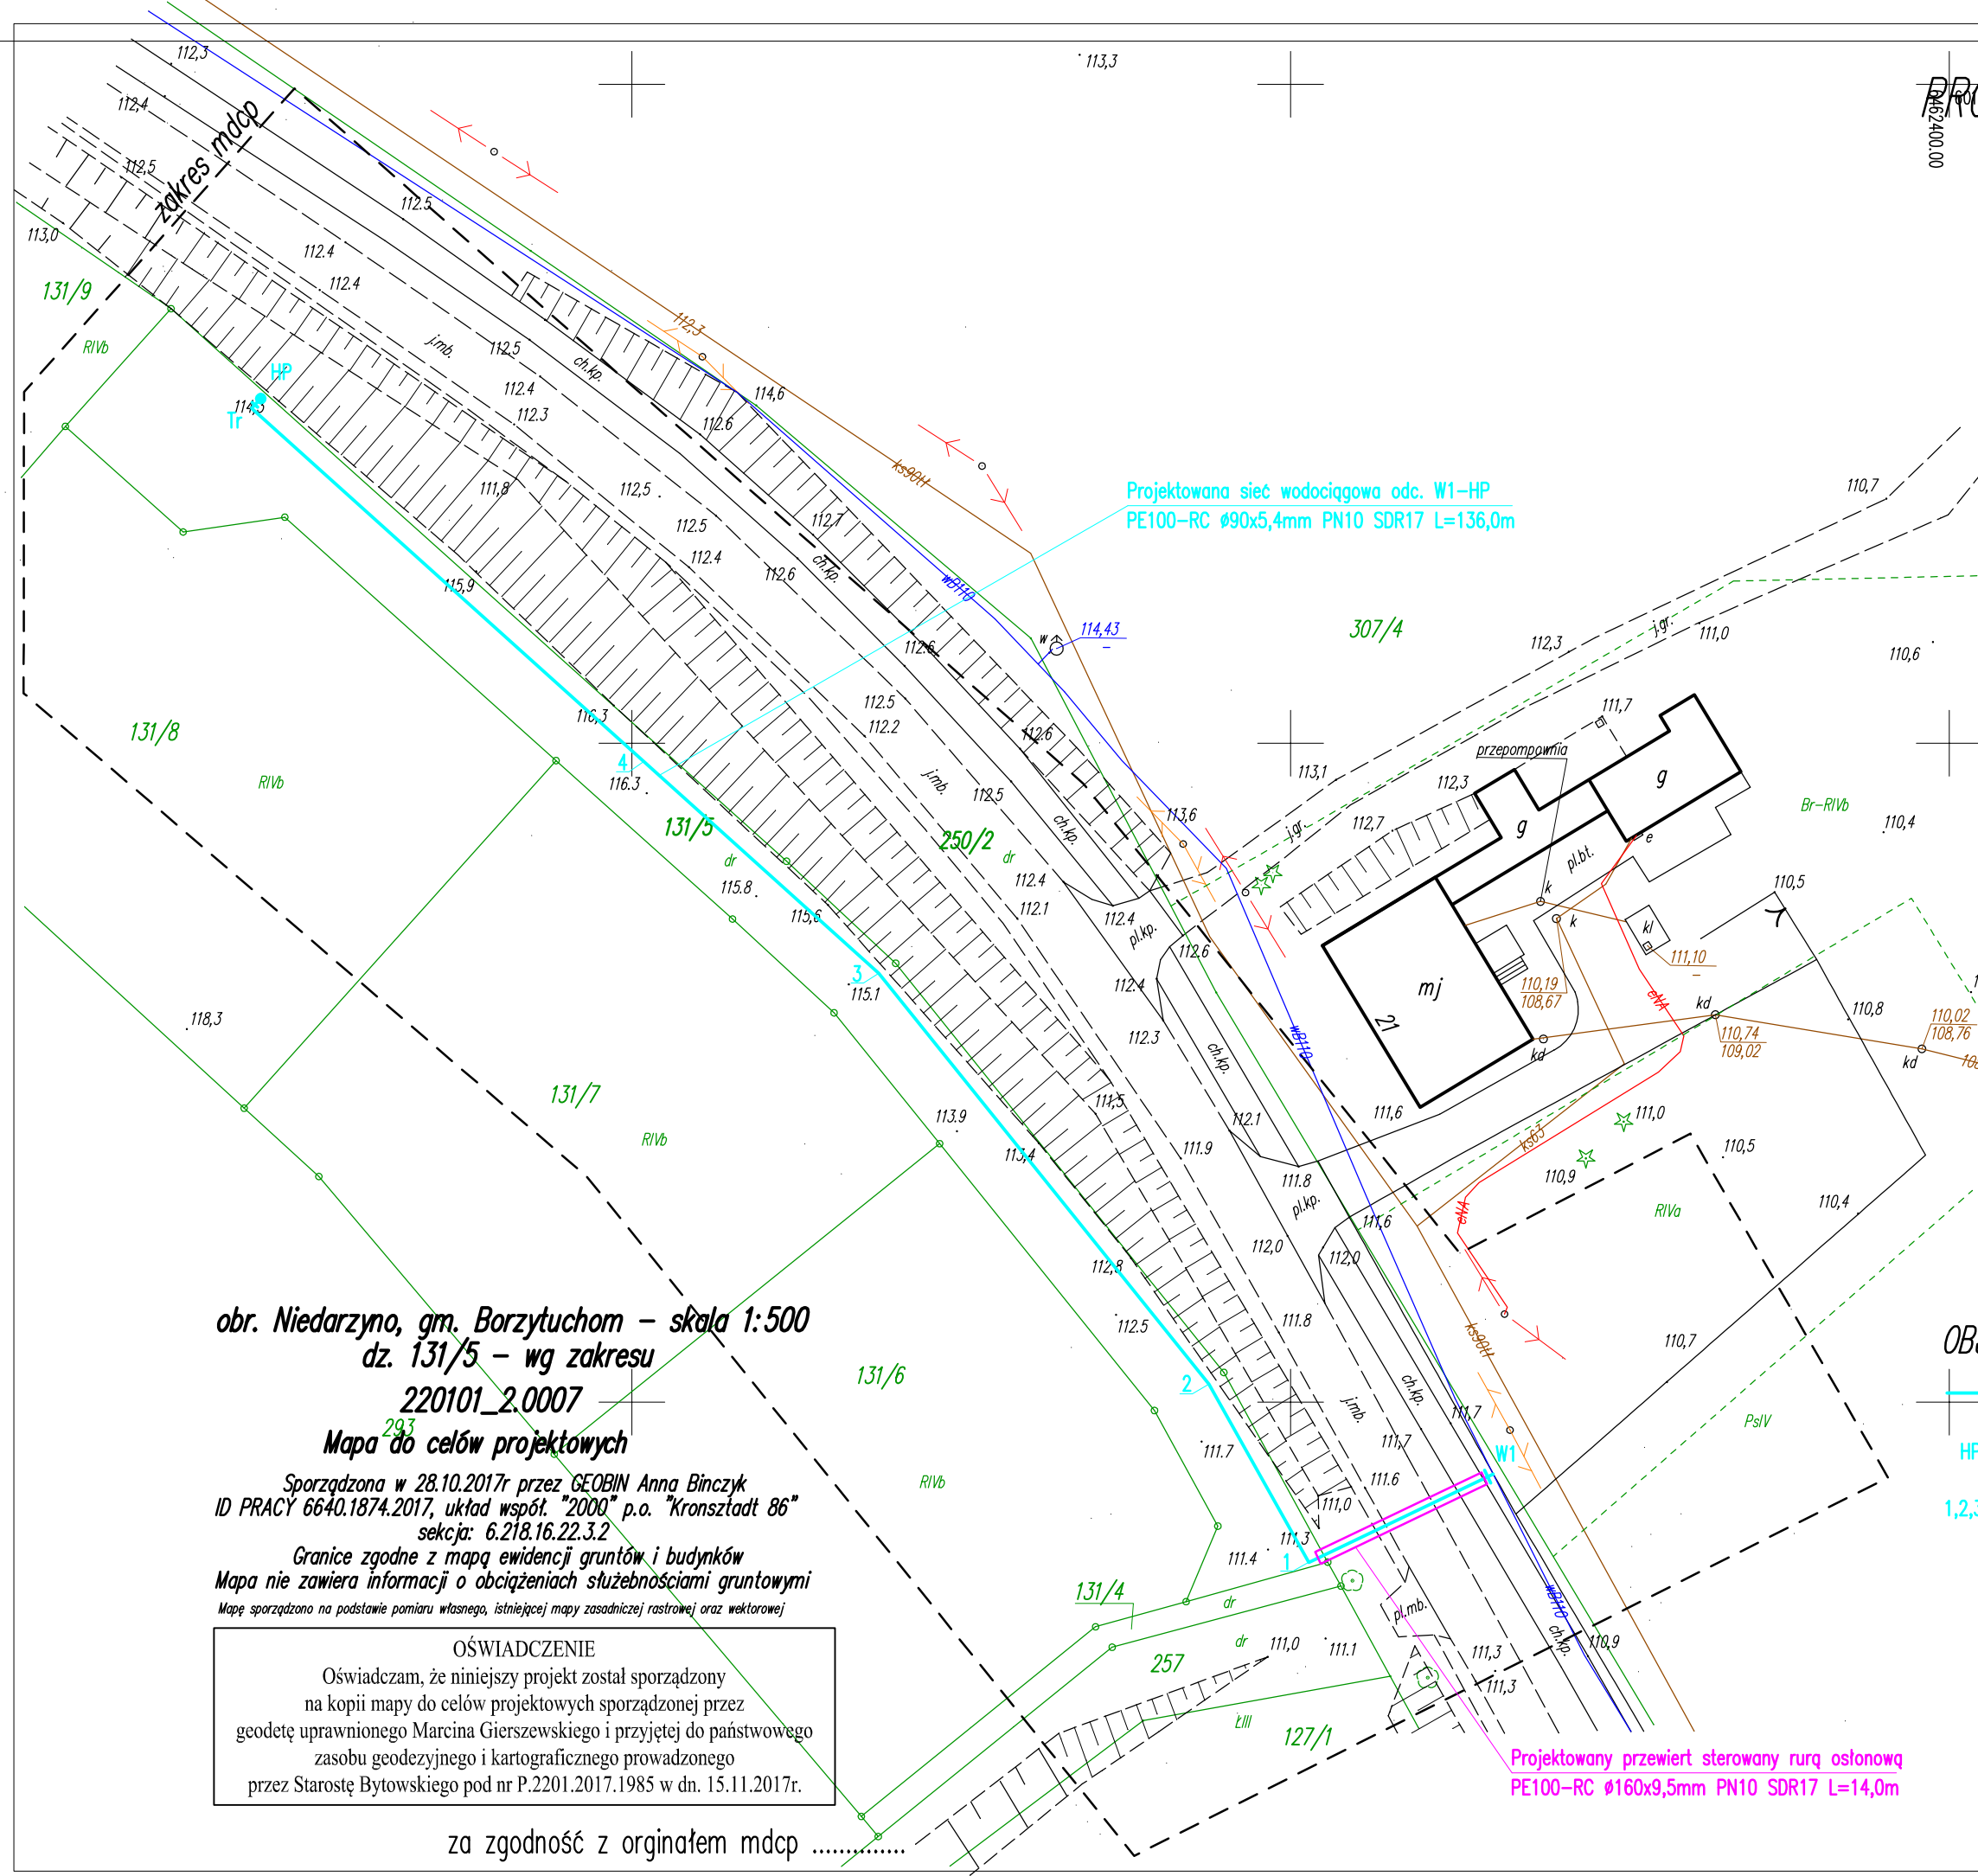

Projektowana sieć wodociągowa odc. W1-HP
PE100-RC Ø90x5,4mm PN10 SDR17 L=136,0m

Projektowany przewiert sterowany rurą osłonową
PE100-RC Ø160x9,5mm PN10 SDR17 L=14,0m

obr. Niedarzyno, gm. Borzytuchom – skala 1:500
dz. 131/5 – wg zakresu
220101_2.0007
Mapa do celów projektowych

Sporządzona w 28.10.2017r przez GEOBIN Anna Binczyk
ID PRACY 6640.1874.2017, układ współr. "2000" p.o. "Kronsztadt 86"
sekcja: 6.218.16.22.3.2
Granice zgodne z mapą ewidencji gruntów i budynków
Mapa nie zawiera informacji o obciążeniach służebnościami gruntowymi
Mapę sporządzono na podstawie pomiaru własnego, istniejącej mapy zasadniczej rastrowej oraz wektorowej

OŚWIADCZENIE
Oświadczam, że niniejszy projekt został sporządzony na kopii mapy do celów projektowych sporządzonej przez geodetę uprawnionego Marcina Gierszewskiego i przyjętej do państwowego zasobu geodezyjnego i kartograficznego prowadzonego przez Starostę Bytowskiego pod nr P.2201.2017.1985 w dn. 15.11.2017r.

za zgodność z oryginałem mdcp

- OBJAŚNIENIA:**
- Projektowana sieć wodociągowa rozdzielcza
 - Projektowany hydrant technologiczny DN80mm
 - Punkty zmiany kierunku proj. wodociągu

SANITAR Karol Miazga adres: Ząbinowice 43a/2,77-100 Bytów tel. 504-283-611, e-mail: sanitarkm@o2.pl, NIP: 842-164-92-45, REGON: 360643242			
INWESTOR: Gmina Borzytuchom, ul. Zwycięstwa 56, 77-141 Borzytuchom			
TEMAT: Budowa sieci wodociągowej rozdzielczej w m. Niedarzyno dz. nr 131/5, 250/2 obr. Niedarzyno, Gmina Borzytuchom			
PROJEKTOWAŁ: mgr inż. Karol Miazga	NR UPRAWNIENÍ: POM/0035/PWOS/11	PODPIS:	SKALA: 1:500
OPRACOWAŁ:	NR UPRAWNIENÍ:	PODPIS:	DATA: październik 2017
NAZWA RYSUNKU:	PROJEKT ZAGOSPODAROWANIA TERENU		Rys. Nr 1