

**Starosta Bytowski**  
**77-100 Bytów, ul. Ks. dr. Bolesława**  
**Domańskiego 2**  
**tel. (059) 822 80 00, fax. (059) 822 80 01**

Bytów, dn. 16.07.2018 r.

Znak sprawy: G.6630.124.2018

**ODPIS**  
**PROTOKOŁU Z NARADY KOORDYNACYJNEJ**  
**z dnia 16.07.2018 r. w sprawie usytuowania projektowanej sieci uzbrojenia terenu**

Na podstawie art. 28b, 28c, 28d i 28e ustawy z dnia 17 maja 1989 r. Prawo geodezyjne i kartograficzne (Dz. U. z 2017 r. poz. 2101 z późn. zm.) (Art. 28b ust. 9 Ustawy z dnia 17 maja 1989 r. - Prawo geodezyjne i kartograficzne (j.t. Dz. U. z 2017 r., poz. 2101 z późn. zm.)

Miejsce narady:	Bytów
Lokalizacja:	Borzytuchom, dz.: 203/15, 204, 205/15
Przedmiot narady:	Sieć wodociągowa
Wnioskodawca:	SANITAR KAROL MIAZGA Ząbinowice 43a/2, 77-100 Ząbinowice
Inwestor:	GMINA BORZYTUCHOM ul. Zwycięstwa 56, 77-141 Borzytuchom
Projektant:	KAROL MIAZGA Inne upr.: budowlane POM/0035/PWOS/11
Przewodniczący:	Bartosz Ekmann
Sposób przeprowadzenia narady:	częściowo stacjonarny, częściowo elektroniczny
Data wpływu:	05.07.2018 r.

**Lista uczestników narady koordynacyjnej wraz z uwagami**

Lp.	Nazwa instytucji Sposób uczestnictwa	Stanowisko Uwagi	Imię i nazwisko uczestnika
1	<b>Energa-Operator S.A. Rejon Dystrybucji w Bytowie</b> elektroniczny	<p style="text-align: center;"><b>Uzgodniono pozytywnie z uwagami</b></p> <p>UZGODNIENIE NR 5047, z dnia 09-07-2018. Uzgodniono pozytywnie. 1. O zamiarze prowadzenia robót w miejscach skrzyżowań, bądź zbliżenia do sieci należy powiadomić ENERGA-OPERATOR S.A. na 14 dni przed ich rozpoczęciem. 2. Szczegółową lokalizację linii kablowych ustalić metodą przekopów próbnych lub za pomocą aparatury. 3. W miejscach prowadzonych robót mogą znajdować się urządzenia elektroenergetyczne nie będące na majątku ENERGA-OPERATOR S.A. oraz mogą występować różnice pomiędzy stanem zaistniałym po odkryciu a inwentaryzacją geodezyjną. 4. Prace ziemne w pobliżu urządzeń elektroenergetycznych wykonywać ręcznie, odkryte kable zabezpieczyć przed uszkodzeniem. 5. Odkryte kable przed zasypaniem zgłosić do ENERGA-OPERATOR S.A. 6. W pobliżu urządzeń elektrycznych roboty prowadzić zgodnie z obowiązującymi przepisami oraz zapisami norm PN/E-05100 i PN/E-05125. 7. Za uszkodzenia sieci elektroenergetycznych powstałe w wyniku prowadzonych prac odpowiada wykonawca lub inwestor i jest zobowiązany do ich usunięcia na własny koszt. 8. Przy niwelacji terenu doprowadzić do zachowania normatywnej głębokości dla urządzeń energetycznych. <b>UZGODNIENIE JEST WAŻNE 2-LATA. UWAGI:</b> 9. Kolorem czerwonym zaznaczono projektowane kable energetyczne w miejscach kolizji i zbliżeń z projektowaną siecią wodociągową. 10. Na odstąpięte kable energetyczne</p>	<b>Tadeusz Spletstoeher</b> <b>Jerzy Cyron</b>

		nałożyć rury osłonowe dwudzielne typu AROT. 11. Napotkaną infrastrukturę techniczną elektroenergetyczną podczas wykonywania robót czy prac ziemnych traktować jako czynną.	
2	Gmina Borzytuchom stacjonarny	Uzgodniono pozytywnie Nie stawiał się/brak uwag	
3	PRZEWODNICZĄCY NARADY KOORDYNACYJNEJ stacjonarny	Uzgodniono pozytywnie Brak uwag	Bartosz Ekmann
Wnioskodawca			SANITAR KAROL MIAZGA

W wyniku narady koordynacyjnej projekt został wniesiony do bazy GESUT powiatu.

Przewodniczący Narady Koordynacyjnej



*Bartosz Ekmann*  
Inspektor ds. obsługi klienta PZGIK  
oraz koordynacji usytuowania  
projektowanych sieci uzbrojenia terenu

.....  
*Podpis przewodniczącego narady*

#### POUCZENIE:

1. Przedstawiciele instytucji zostali zawiadomieni o sposobie, terminie i miejscu przeprowadzenia narady koordynacyjnej zgodnie z ustawą Prawo geodezyjne i kartograficzne (Dz. U. z 2017 r. poz. 2101 z późn. zm.). W myśl art. 28b ust. 3 pkt 4 tej ustawy w naradzie koordynacyjnej mogą wziąć udział również inne podmioty, które mogą być zainteresowane rezultatami narady koordynacyjnej, w szczególności zarządzające terenami zamkniętymi, w przypadku sytuowania części projektowanych sieci na tych terenach.
2. Niniejsze uzgodnienie wykonano w oparciu o treść mapy zasadniczej, która może nie zawierać projektów wszystkich urządzeń podziemnych nie podlegających uzgodnieniu na mocy art. 28b ust. 2 ustawy Prawo geodezyjne i kartograficzne (Dz. U. z 2017 r. poz. 2101 z późn. zm.) lub złożonych na naradę, a które nie uzyskały jednomyślnej pozytywnej opinii.
3. Znaki geodezyjne, urządzenia zabezpieczające te znaki oraz budowle triangulacyjne podlegają ochronie w myśl art. 15 ustawy Prawo geodezyjne i kartograficzne (Dz. U. z 2017 r. poz. 2101 z późn. zm.).

PROJEKT ZAGOSPODAROWANIA TERENU  
SKALA 1:500

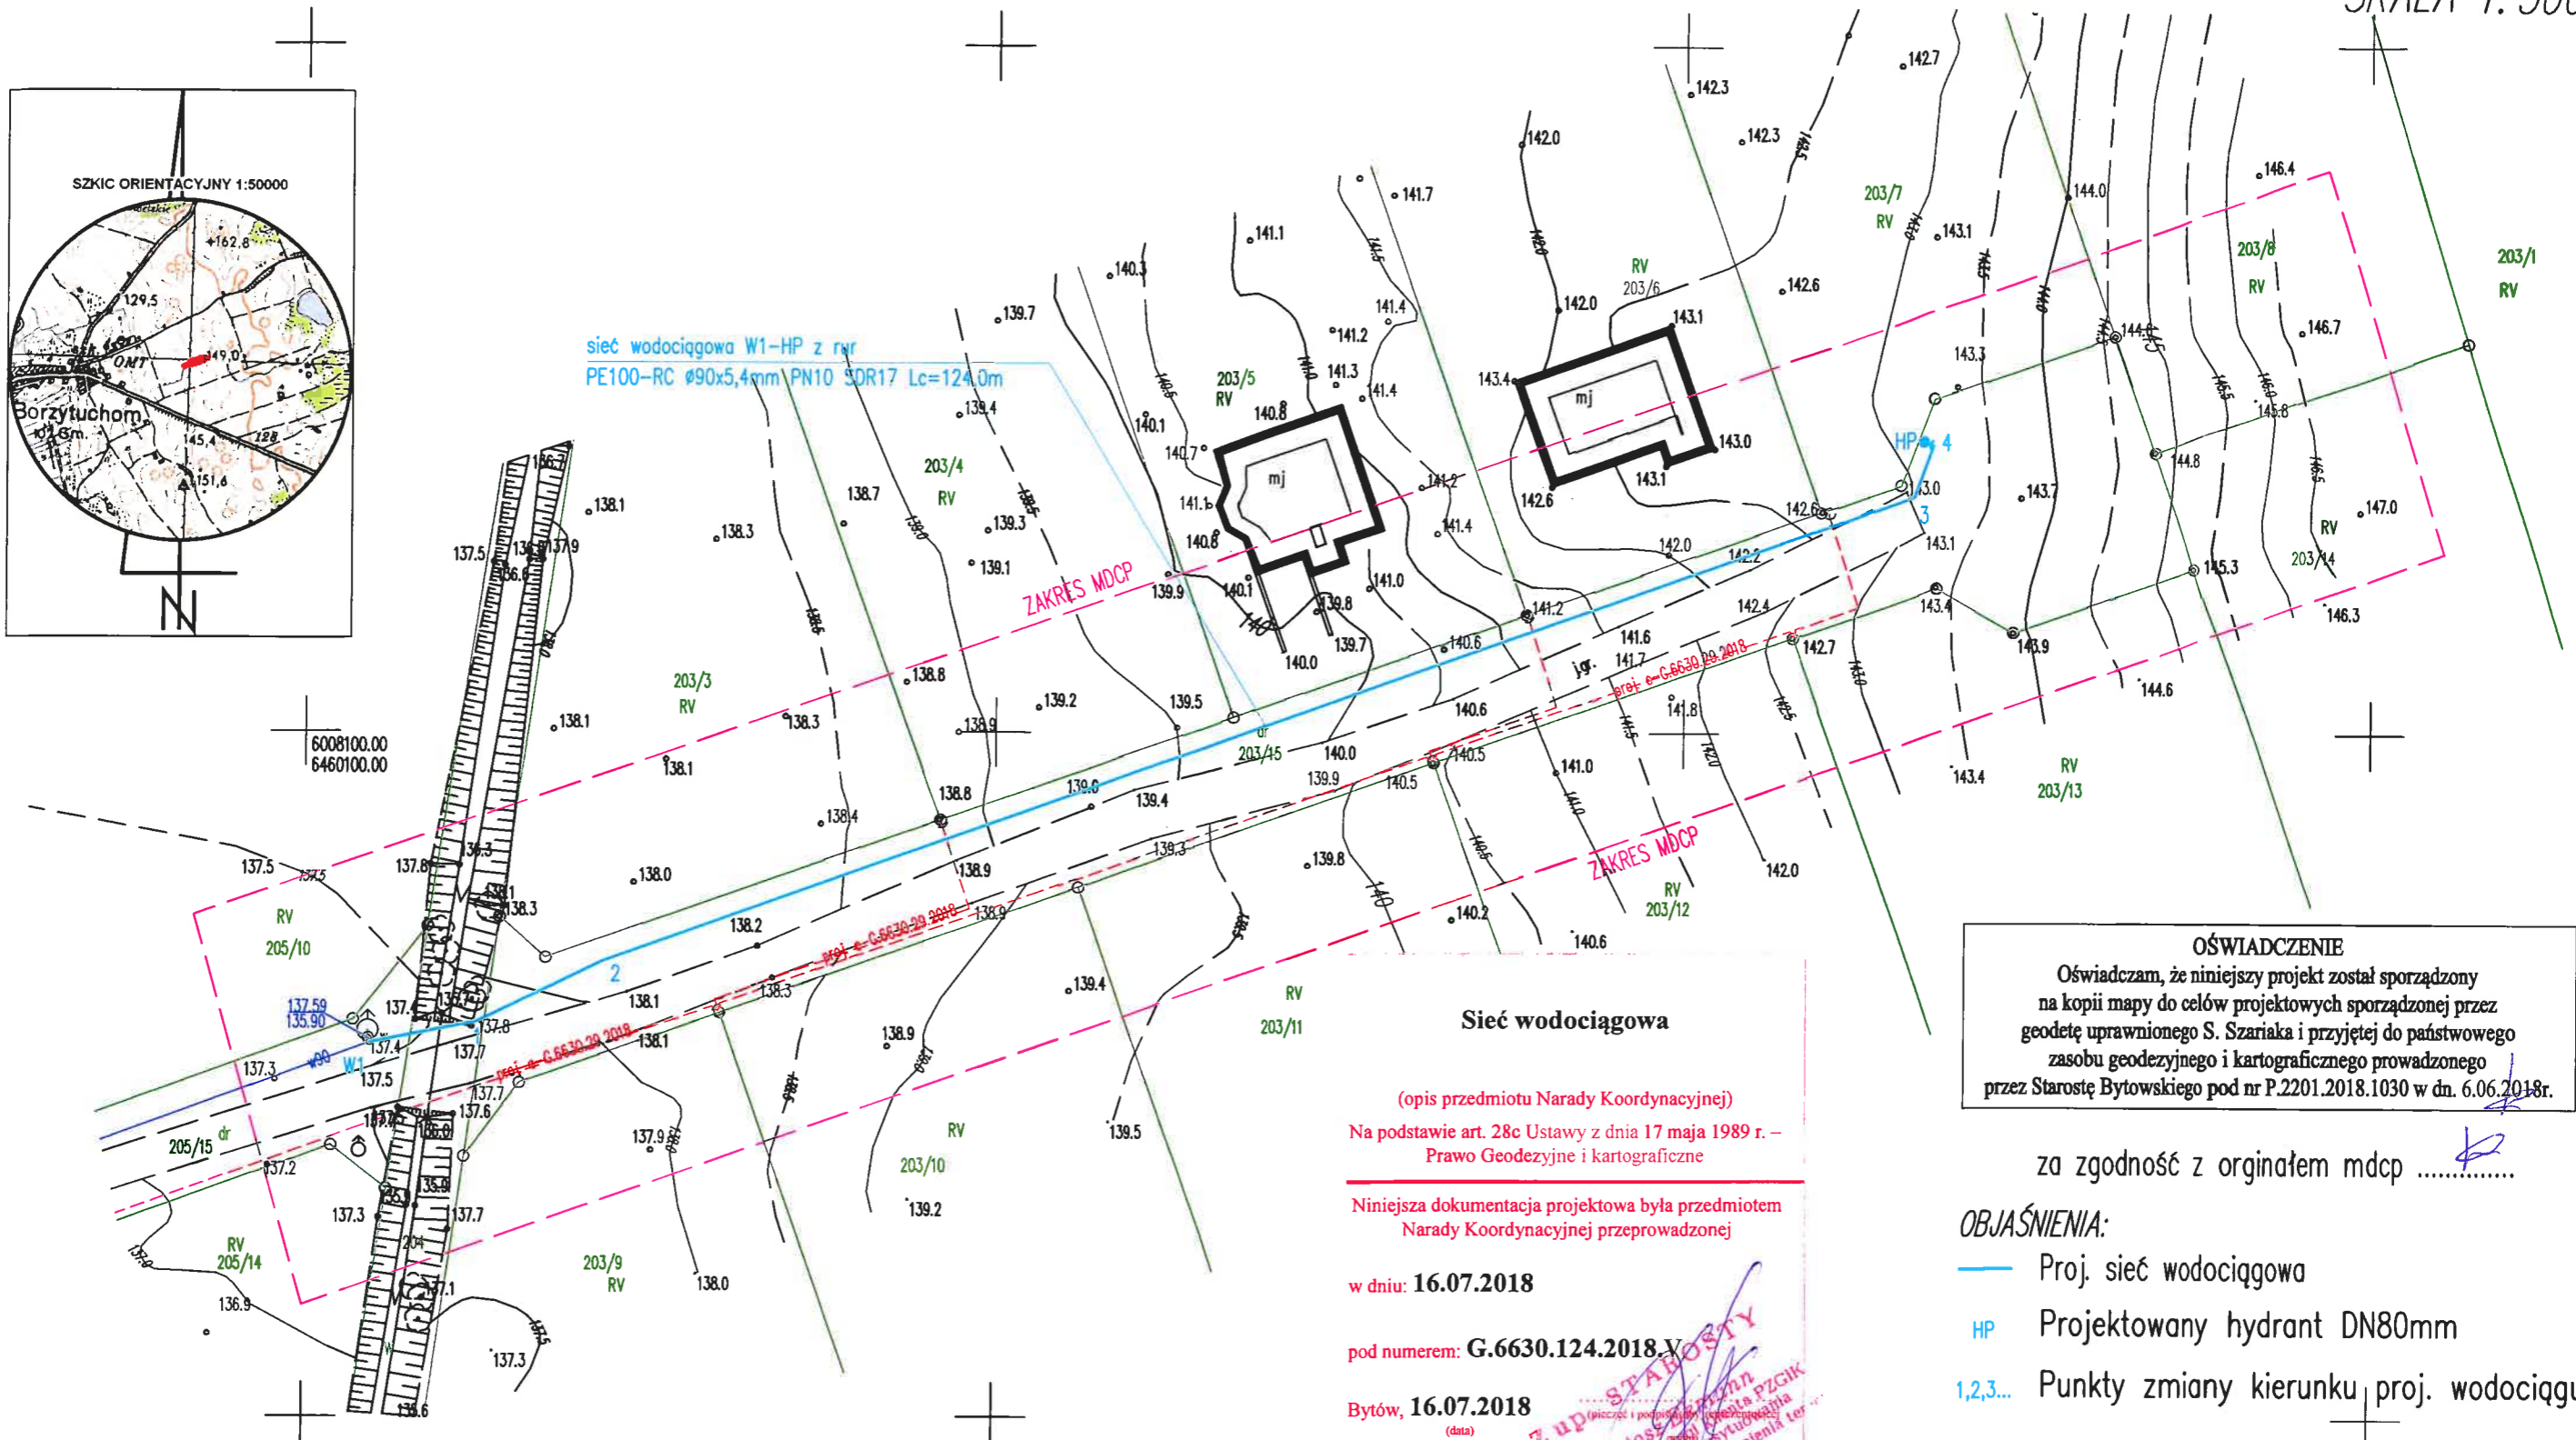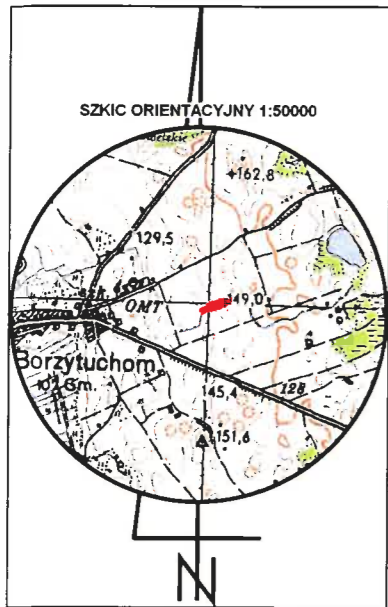

Sieć wodociągowa

(opis przedmiotu Narady Koordynacyjnej)

Na podstawie art. 28c Ustawy z dnia 17 maja 1989 r. –  
Prawo Geodezyjne i kartograficzne

Niniejsza dokumentacja projektowa była przedmiotem  
Narady Koordynacyjnej przeprowadzonej

w dniu: 16.07.2018

pod numerem: G.6630.124.2018.V

Bytów, 16.07.2018

(data)

Z UP. STAROSTY  
Bytów  
Inspektor ds. Sanitarnych i Higieny  
oraz kierownik Wydziału  
projektowania i skł. terenów

**OŚWIADCZENIE**  
Oświadczam, że niniejszy projekt został sporządzony na kopii mapy do celów projektowych sporządzonej przez geodetę uprawnionego S. Szariaka i przyjętej do państwowego zasobu geodezyjnego i kartograficznego prowadzonego przez Starostę Bytowski pod nr P.2201.2018.1030 w dn. 6.06.2018r.

za zgodność z oryginałem mdcp .....

OBJAŚNIENIA:

- Proj. sieć wodociągowa
- HP Projektowany hydrant DN80mm
- 1,2,3... Punkty zmiany kierunku proj. wodociągu

Borzytuchom – wg zakresu

województwo : pomorskie  
gm. Borzytuchom [220101\_2]  
obr. Borzytuchom [0001]  
dz.nr. 203/15, 204, 205/15

Mapa do celów projektowych

Wykonana w 05.2018r przez geodetę upr. Stanisława Szariaka  
Układ wsp. "2000" p.o. "Kronsztadt 86", ark.m.z. 1:1000 sek. 6.217.16.06.3  
Kolor zielony-granice oraz użytki zgodne z bazą danych EGIB  
Mapa nie posiada informacji o obciążeniach nieruchomości służebnościami gruntowymi  
Skala 1:500  
Kierownik roboty-Szariak  
Ks.rob.: 248/2017 Id.: 6640.2001.2017, sporz.Stanisław Szariak, upr. 18079 zakres 1,2

140 1425 1440

Symbole nieobjęte katalogiem symboli obiektów ( fakultatywne) – warstwie

SANITAR Karol Miazga adres: Ząbinowice 43a/2,77-100 Bytów tel. 504-283-611, e-mail: sanitarkm@o2.pl, NIP: 842-164-92-45, REGON: 360643242			
INWESTOR: Gmina Borzytuchom, ul. Zwycięstwa 56, 77-141 Borzytuchom			
TEMAT: Budowa sieci wodociągowej w m. Borzytuchom dz. nr 203/15, 204, 205/15 obr. [0001] Borzytuchom			
PROJEKTOWAŁ: mgr inż. Karol Miazga	NR UPRAWNIENI: POM/0035/PWOS/11	PODPIS: 	SKALA: 1:500
OPRACOWAŁ:	NR UPRAWNIENI:	PODPIS:	DATA: maj 2018
NAZWA RYSUNKU: PROJEKT ZAGOSPODAROWANIA TERENU			Rys. Nr 1