
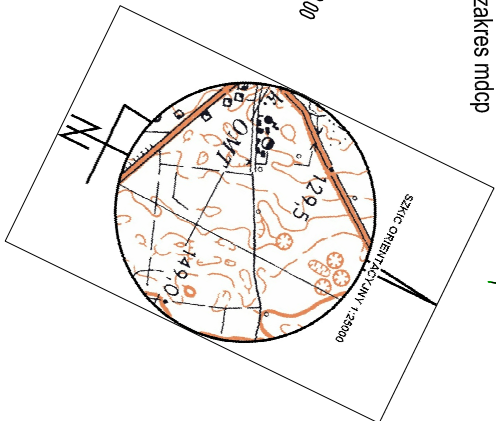


PROJEKT ZAGOSPODAROWANIA TERENU
SKALA 1:500

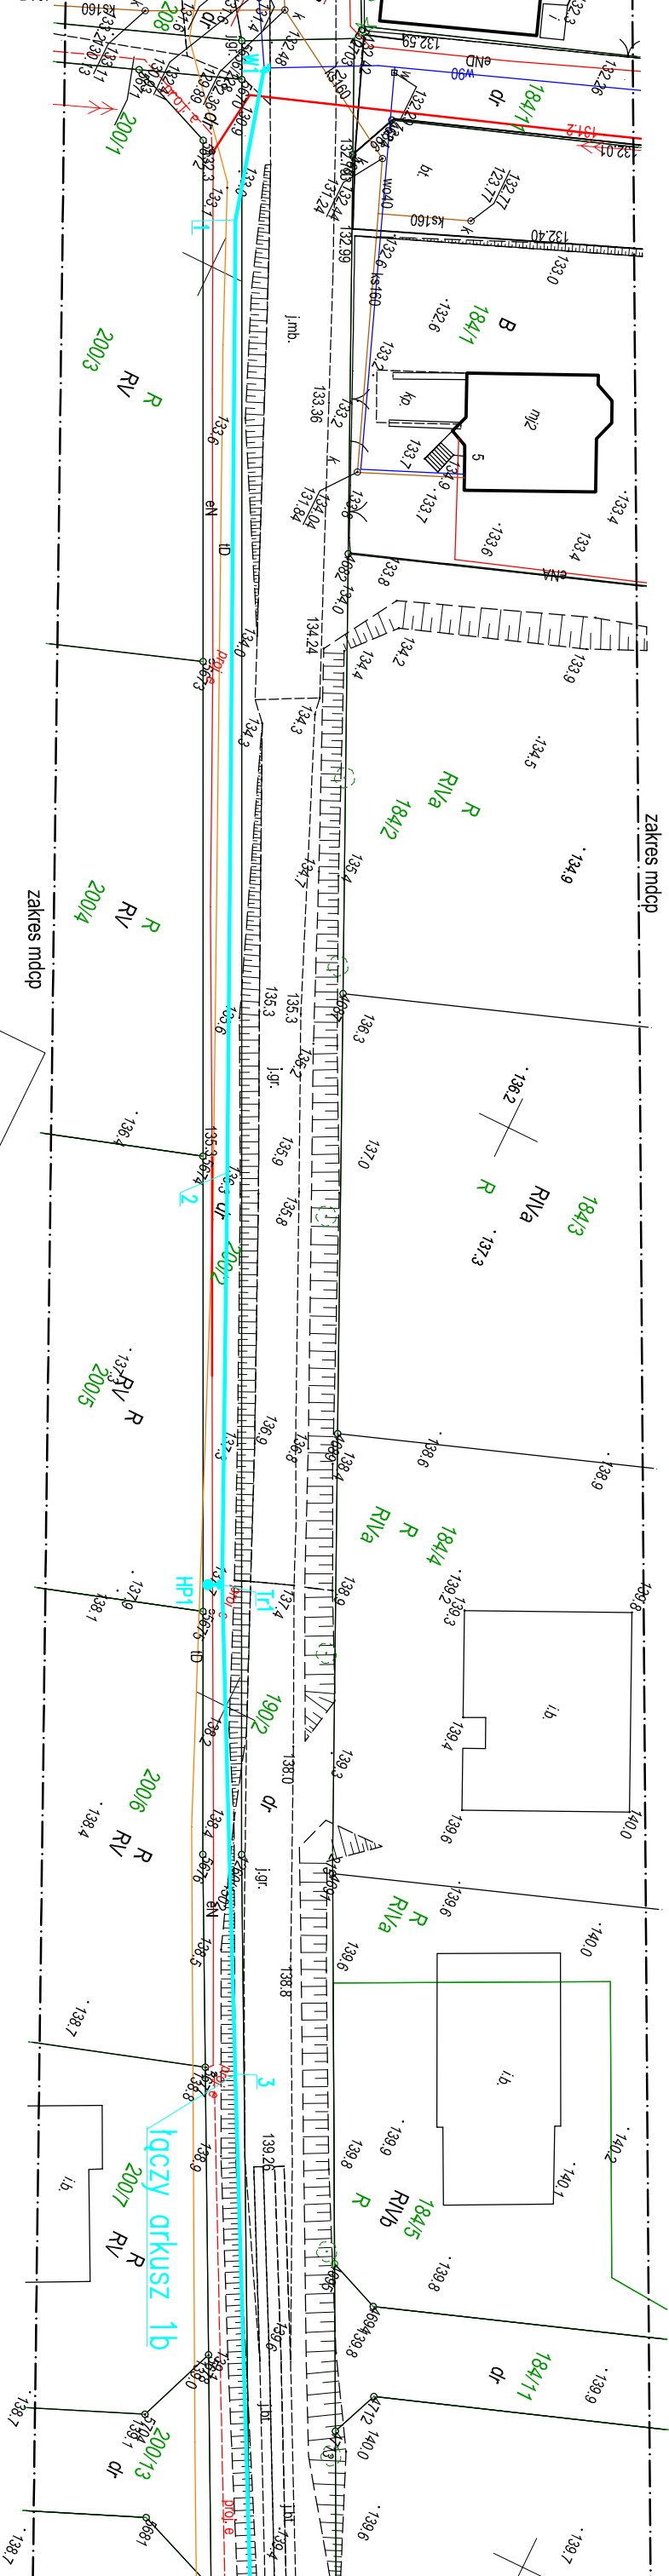

OŚWIADCZENIE

Oświadczam, że niniejszy projekt został sporządzony na kopii mapy do celów projektowych sporządzonej przez geodetę uprawnionego S. Szariaka i przyjętej do państwowego zasobu geodezyjnego i kartograficznego prowadzonego przez Starostę Bytowskiego pod nr P2201.2020.1666 z dnia 1.10.2020 r.

za zgodność z orginłem mdcp

SANITAR Karol Miazga adres: Ząbnowice 43a/2, 77-100 Bytów tel. 504-283-611, e-mail: sanitar.km@o2.pl, NIP: 842-164-92-45, REGON: 360643242			
INWESTOR: Gmina Borzytuchom, ul. Zwycięstwa 56, 77-141 Borzytuchom			
TEMAT: Budowa sieci wodociągowej rozdzielczej w m. Borzytuchom dz. nr 186/1, 190/2, 200/2, 200/18, 200/40 obr. Borzytuchom			
PROJEKTOWAŁ: mgr/Inż. Karol Miazga	NR UPRAWNIENIA: POM/0035/PWOS/11	PODPIS:	SKALA: 1:500
OPRACOWAŁ:	NR UPRAWNIENIA:	PODPIS:	DATA: 20 X 2020
MAZNA RYSUNKI: PROJEKT ZAGOSPODAROWANIA TERENU			Rys. Nr 10

OBLĄSNENIA:

Proj. sieć wodociągowa

HP Projektowany hydrant DN80mm

1,2,3... Punkty zmiany kierunku proj. wodociągu